

MAPA DO CELÓW PROJEKTOWYCH

Skala 1:500

województwo kujawsko-pomorskie
powiat lipnowski
Gmina: Wielgie – 040809_2
Obręb: Wielgie – 0020
ulica: Ogrodowa

dz. nr 351/6, 351/29, 351/26
sekcja 6.185.3.124.2.1, 6.185.3.124.2.3, 6.185.3.124.2.4
GG.6640.2.802.2016
Układ współrzędnych 2000

Poziom odniesienia Kronsztadt 60

Mapa do celów projektowych

Mapa aktualna w oznaczonym zakresie na dzień 10.05.2016 r.



Nie ma potrzeby przeprowadzania badania słuszności gruntowej
Lipno, dnia 18.05.2016 r.

WYKONAWCA:

USŁUGI GEODEZYJNE
Zbigniew Wyszynski
ul. T. Kościuszki 12/12, 87-600 Lipno
NIP 688-164-66-66, Regon 340479539
tel./fax: 054 204 291 57 kom. 603 057 350

GEODETA UPRAWNIONY

Zbigniew Wyszynski
nr pow. 44337

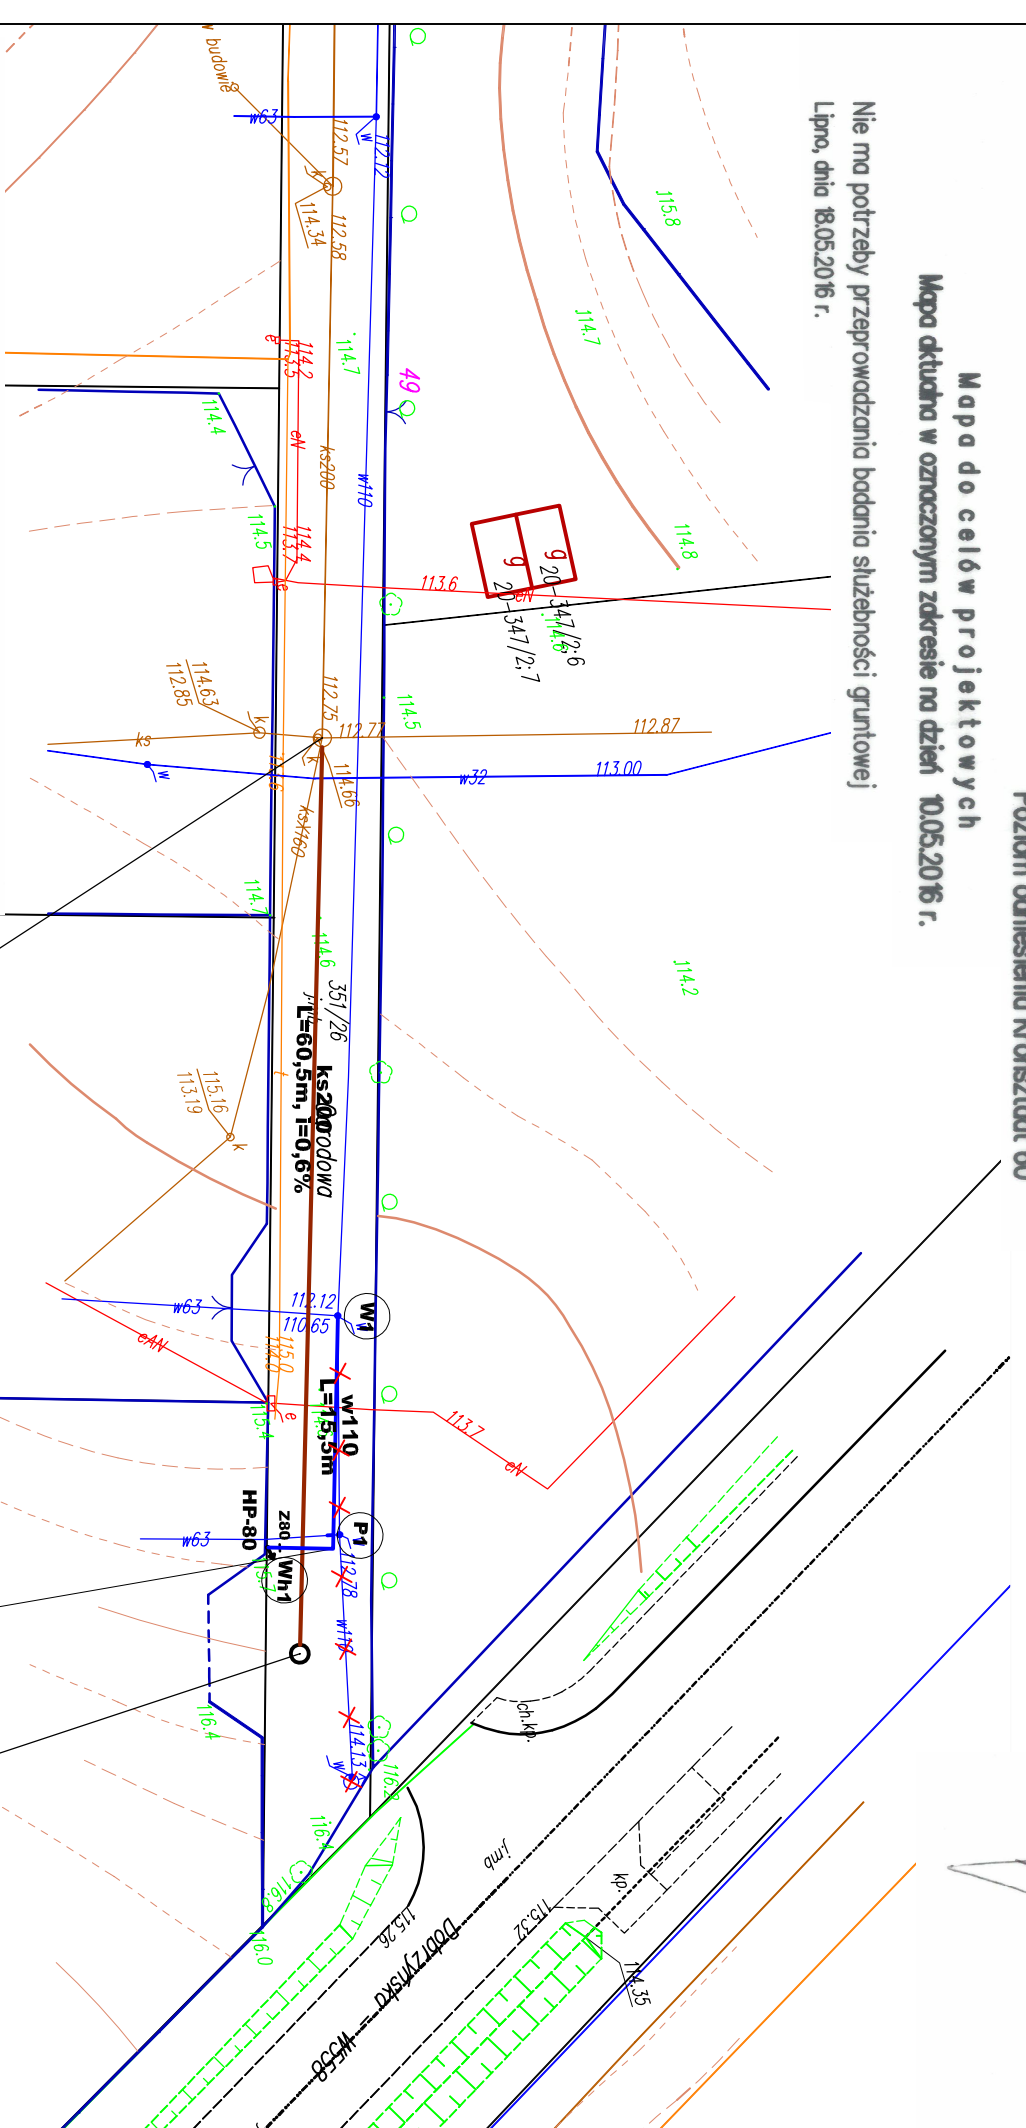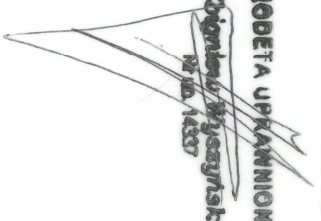

Legendy:

- KS → PROJ. SIEĆ KANALIZACJI SANITARNEJ
- SO ○ PROJ. STUDNIA KANALIZACJI SANITARNEJ
- Si ○ ISTN. STUDNIA KANALIZACJI SANITARNEJ
- W — PROJ. SIEĆ WODOCIĄGOWA
- W⊙ PROJ. WĘZŁ HYDRANTOWY
- P ○ PROJ. PRZEPIĘCIE ISTNIEJĄCEGO PRZYŁĄCZA
- W ○ PROJ. WĘZŁ SIECI WODOCIĄGOWEJ
- HP-80 ○ PROJ. HYDRANT PRZECIWPÓŻAROWY HP-80

- W — ISTN. SIEĆ WODOCIĄGOWA PRZEZNACZONA DO LIKWIDACJI
- W ⊗ ISTN. HYDRANT PRZECIWPÓŻAROWY PRZEZNACZONY DO LIKWIDACJI

Poświadczam się, że niniejszy dokument został opracowany w wyniku prac geodezyjnych i kartograficznych. Ichych rezultaty zawierają operat techniczny wpisany do ewidencji materiałów geodezyjnych i kartograficznych państwowego zasobu geodezyjnego i kartograficznego.	
Organ prowadzący państwowy zasob geodezyjny i kartograficzny	STAROSTA LIPNOWSKI
Identyfikator ewidencyjny materiału zasobu – operator technicznego zasobu	PO408 2016.781
Data wpisania operatoru technicznego do ewidencji materiałów zasobu	20.05.2016
Imię, nazwisko i podpis osoby reprezentującej organ	mgr inż. Piotr Czapla <i>(Signature)</i> Geodeta Uprawniony, Starosta Lipnowski

Rysunek sporządzony na kopii mapy do celów projektowych opracowanej w technologii numerycznej na podstawie pierwotny mapy zasadniczej wykonanej w ramach robót geodezyjnych i przyjętej do zasobu.	
Potwierdzam zgodność kopii mapy do celów projektowych z oryginałem zgodnie z §8 ust. 1 rozporządzenia Ministra Transportu, Budownictwa i Gospodarki Morskiej z dnia 25 kwietnia 2012 w sprawie szczegółowego zakresu i formy projektu budowlanego (Dz. U. z 2012r. poz. 462 z późn. zm.)	
Projektant:	mgr inż. Sławomir Matuszak
uprawnienia budowlane do projektowania bez ograniczeń w specjalności instalacji sieci sanitarne	
Podpis:	

INŻYNIERIA SANITARNA pracownia projektowo-inwestycyjna		UL. RYNEK 25 86-200 CHELMNO TEL./FAX: (0-56) 686-00-55	
TEMAT	BUDOWA SIECI KANALIZACJI SANITARNEJ ORAZ PRZERUBOWA SIECI WODOCIĄGOWEJ W UL. OGRODOWEJ W MIEJSCOWOŚCI WIELGIE	GMINA WILEGIE UL. STAROWIEJSKA 8, 87-603 WIELGIE	
INWESTOR	UL. STAROWIEJSKA 8, 87-603 WIELGIE	PROJEKT ZAGOSPODAROWANIA TERENU	
RYСУNEK	PROJEKT ZAGOSPODAROWANIA TERENU	mgr inż. Sławomir Matuszak Uprawnienia bud. do projektowania bez ograniczeń w specjalności instalacji sieci sanitarne nr ewid. KIP/019/PWCS/10	
PROJEKTOWAŁ	21.11.2016	DATA	21.11.2016
SPRAWDZIŁ	21.11.2016	DATA	21.11.2016
OPRACOWAŁ	inż. Rafał Kopyński	DATA	21.11.2016
IX-2016R	SKALA 1:500	NR RYS.	2